


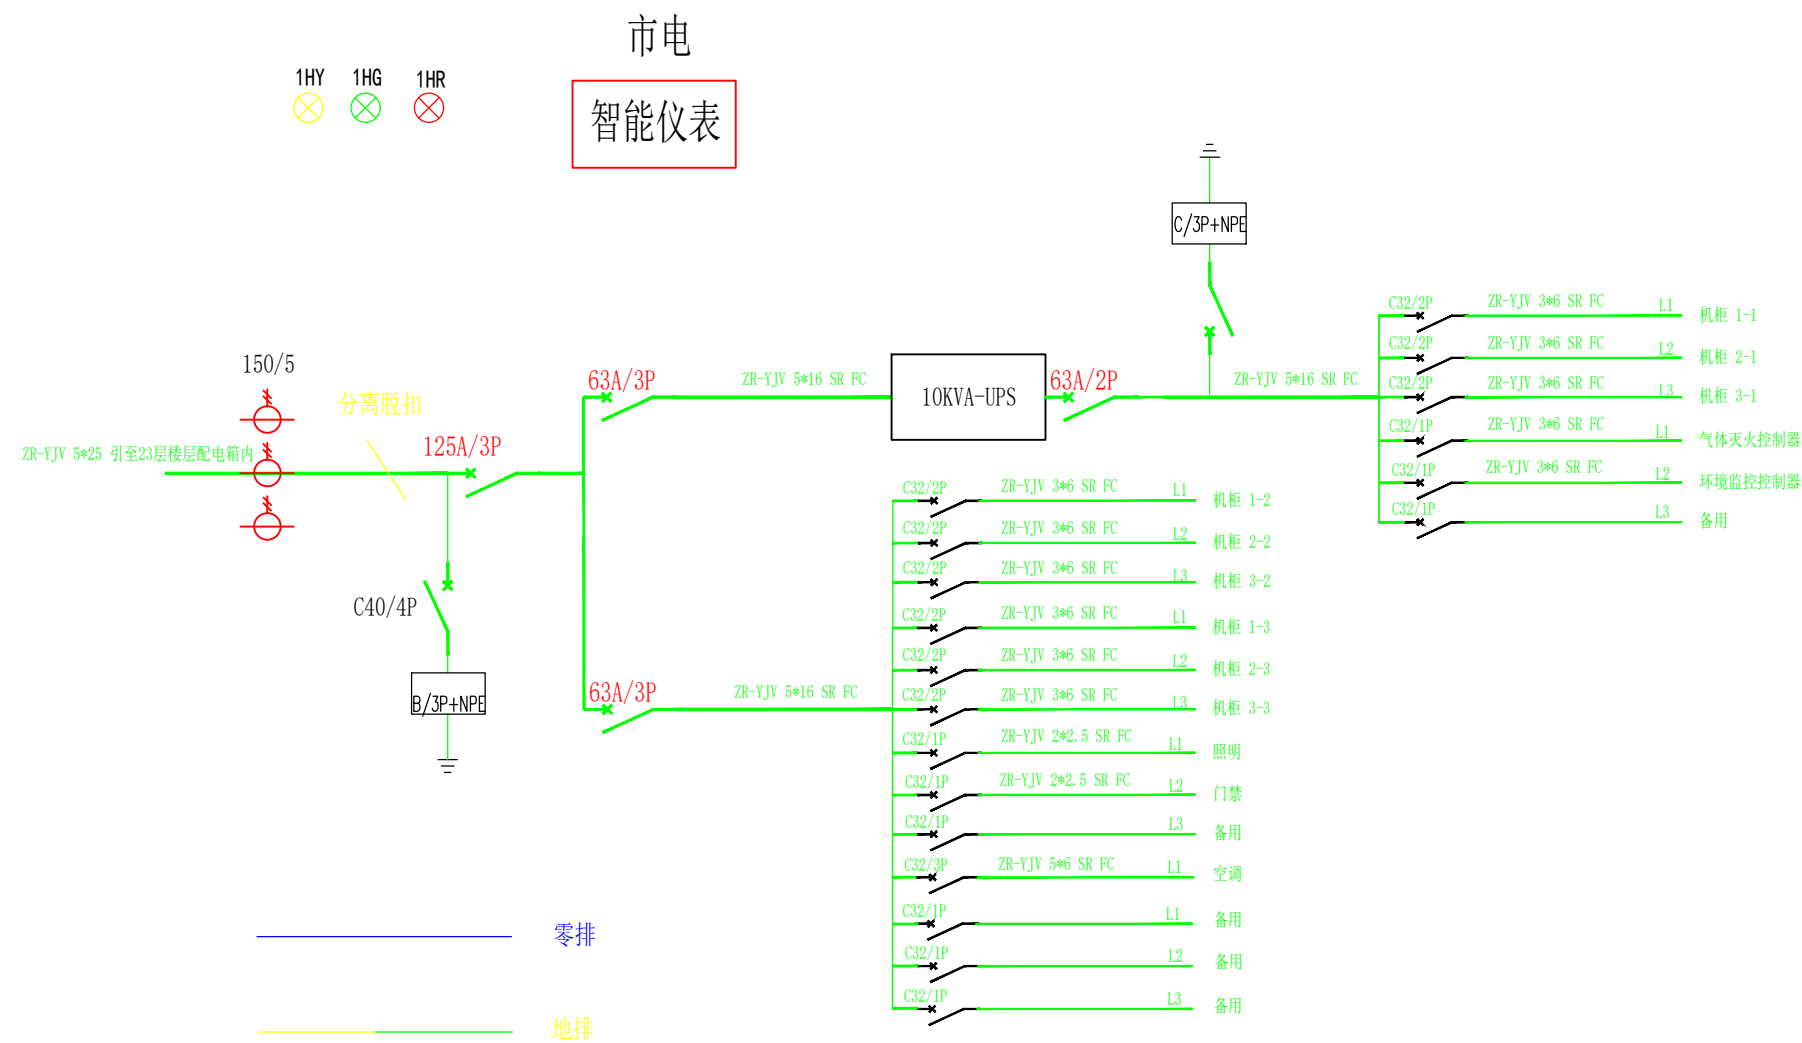

机房配电柜（市电+UPS）图

建设单位/甲方：

设计单位：  
北京炫亿时代科技有限公司

施工单位：  
北京炫亿时代科技有限公司

工程名称：  
河北金融租赁机房项目

设计： 日期：

变更内容：

图别：

比例： 日期： 2017. 4

图号：

图纸内容：  
机房配电柜（市电+UPS）图

项目负责：

制图：

设计：

审核：

校对：